

平成	年度	工事
工事番号	第	号
路線名	新青森県総合運動公園	
施行所	青森市大字宮田内	
電話、PHS設備ルート図	縮尺 1: 5000	
図面番号	業中	
東青地域県民局	地域整備部	
青	森	県

※3 引込み柱～総合体育館事務室までの通信用引込み用配管配線

区名	区番号	区名	区番号	区名	区番号	区名	区番号	区名	区番号	区名	区番号	区名	区番号	区名	区番号	区名	区番号	区名	区番号
A1	M1	—0— (AFEP50) X3	電力用																
	CPEV0_65-1P X4 (AFEP50)	電力用	電力用	電力用	電力用	電力用	電力用	電力用	電力用	電力用	電力用	電力用	電力用	電力用	電力用	電力用	電力用	電力用	電力用
	CPEV0_65-2P X7 (AFEP50)	電力用	電力用	電力用	電力用	電力用	電力用	電力用	電力用	電力用	電力用	電力用	電力用	電力用	電力用	電力用	電力用	電力用	電力用

※3 引込み柱～総合体育館事務室までの通信用引込み用配管配線

区名	区番号	区名	区番号	区名	区番号	区名	区番号	区名	区番号	区名	区番号	区名	区番号	区名	区番号	区名	区番号	区名	区番号
A1	M1	—0— (AFEP50) X3	電力用																
	CPEV0_65-1P X4 (AFEP50)	電力用	電力用	電力用	電力用	電力用	電力用	電力用	電力用	電力用	電力用	電力用	電力用	電力用	電力用	電力用	電力用	電力用	電力用
	CPEV0_65-2P X7 (AFEP50)	電力用	電力用	電力用	電力用	電力用	電力用	電力用	電力用	電力用	電力用	電力用	電力用	電力用	電力用	電力用	電力用	電力用	電力用




凡例	記号	名称	数量	単位	備考
●	○	電話引込口	1		
◎	◎	屋内PHSアンテナ	21		8
◎	◎	公衆電話	1		2
MDF	MDF-1	体育館	(1)		
MT	MT-1	陸上競技場	(1)		(1)
MT	MT-2	陸上競技場	(1)		(1)
T	T-1	エネルギーセンター	(1)		
T	T-1-1	公衆管理事務所	(1)		
T	T-2	屋内プール	(1)		(1)
T	T-3	テニスコート本部棟	(1)		(1)
T	T-4	テニスコート管理棟	(1)		(1)
T	T-5	多目的グラウンド	(1)		(1)
T	T-6	さくら広場1階エリア	1		
T	T-7	さくら広場2階エリア	1		
T	T-8	陸上競技場エリア(東棟内)	1		
T	T-9	アーチェリー場	(1)		(1)
T	T-10	多目的広場-神楽エリア	1		
T	T-11	球場	1		

1. 屋内PHSは、屋内プール、屋内テニスコート、多目的グラウンドに設置し、各施設に無線LANを構築してまいります。
 球場、陸上競技場は、試合観戦者用無線LAN設備を構築してまいります。

記号	名称
T1VFD_65-2CX2 (FEP30)	T1VFD_65-2CX2 (FEP30)
CPEV_65-2P (FEP30)	CPEV_65-2P (FEP30)
CPEV_65-2PX2 (FEP30)	CPEV_65-2PX2 (FEP30)
T1VFD_65-2CX2 (FEP30)	T1VFD_65-2CX2 (FEP30)
CPEV_65-2P (FEP30)	CPEV_65-2P (FEP30)
T1VFD_65-2CX2 (FEP30)	T1VFD_65-2CX2 (FEP30)
CPEV_65-2P X2 (FEP30)	CPEV_65-2P X2 (FEP30)
T1VFD_65-2CX2 (FEP30)	T1VFD_65-2CX2 (FEP30)
CPEV_65-2P X3 (FEP30)	CPEV_65-2P X3 (FEP30)

供用区域


平成	年度	工事
工事番号	第	号
路線名	新青森県総合運動公園	
施行所	青森市大字宮田地内	
弱電配線設備図-1	縮尺 1:1000	
図面番号	葉中	
青森県土整備事務所	都市公園事務所	
青森県		

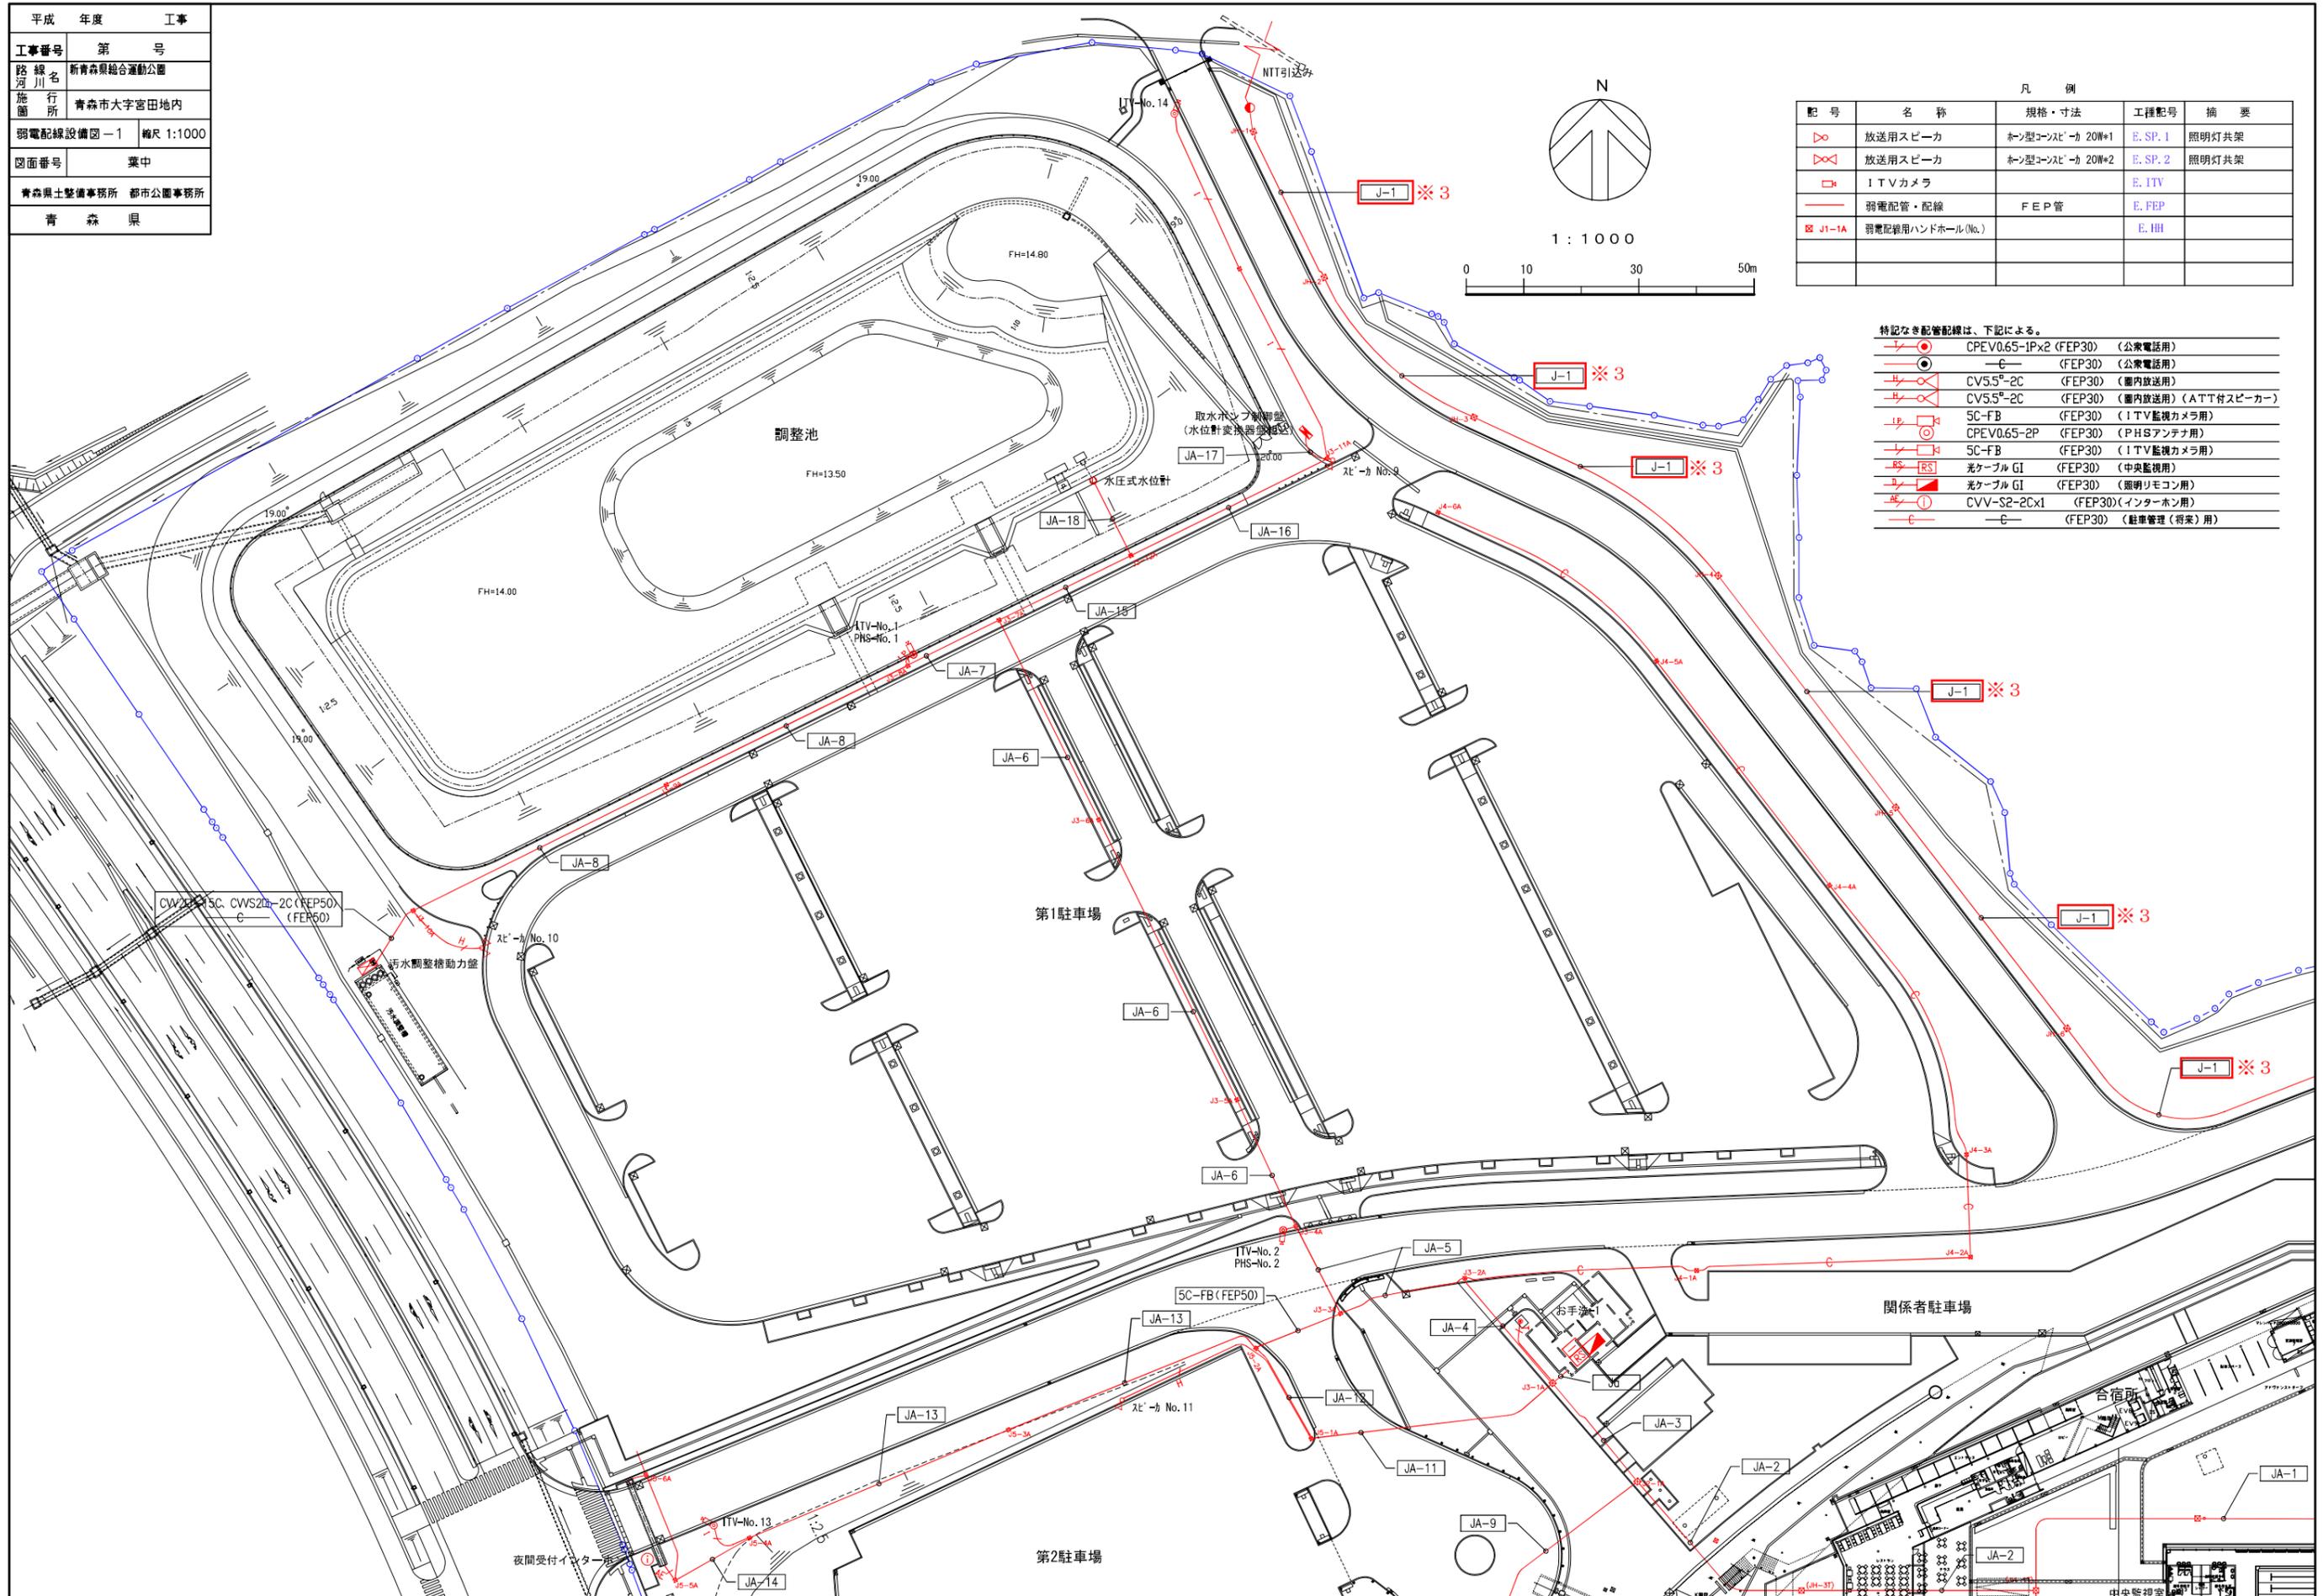

記号	名称	規格・寸法	工種記号	摘要
⊞	放送用スピーカ	ホーン型コンステール 20W*1	E.SP.1	照明灯共架
⊞	放送用スピーカ	ホーン型コンステール 20W*2	E.SP.2	照明灯共架
⊞	1TVカメラ		E.ITV	
—	弱電配管・配線	FEP管	E.FEP	
⊞ J1-1A	弱電配線用ハンドホール(No.)		E.HH	

- 特記なき配管配線は、下記による。
- CPEV0.65-1P×2 (FEP30) (公衆電話用)
 - (FEP30) (公衆電話用)
 - CV5.5°-2C (FEP30) (屋内放送用)
 - CV5.5°-2C (FEP30) (屋内放送用) (ATT付スピーカ)
 - 5C-FB (FEP30) (1TV監視カメラ用)
 - CPEV0.65-2P (FEP30) (PHSアンテナ用)
 - 5C-FB (FEP30) (1TV監視カメラ用)
 - 光ケーブル G1 (FEP30) (中央監視用)
 - 光ケーブル G1 (FEP30) (照明リモコン用)
 - CVV-S2-2Cx1 (FEP30) (インターホン用)
 - (FEP30) (駐車管理(将来)用)

平成	年度	工事
工事番号	第	号
路線名	新青森県総合運動公園	
施行所	青森市大字宮田地区	
弱電配線設備図-2	縮尺 1:1000	
図面番号	葉中	
青森県土整備事務所	都市公園事務所	
青森県		

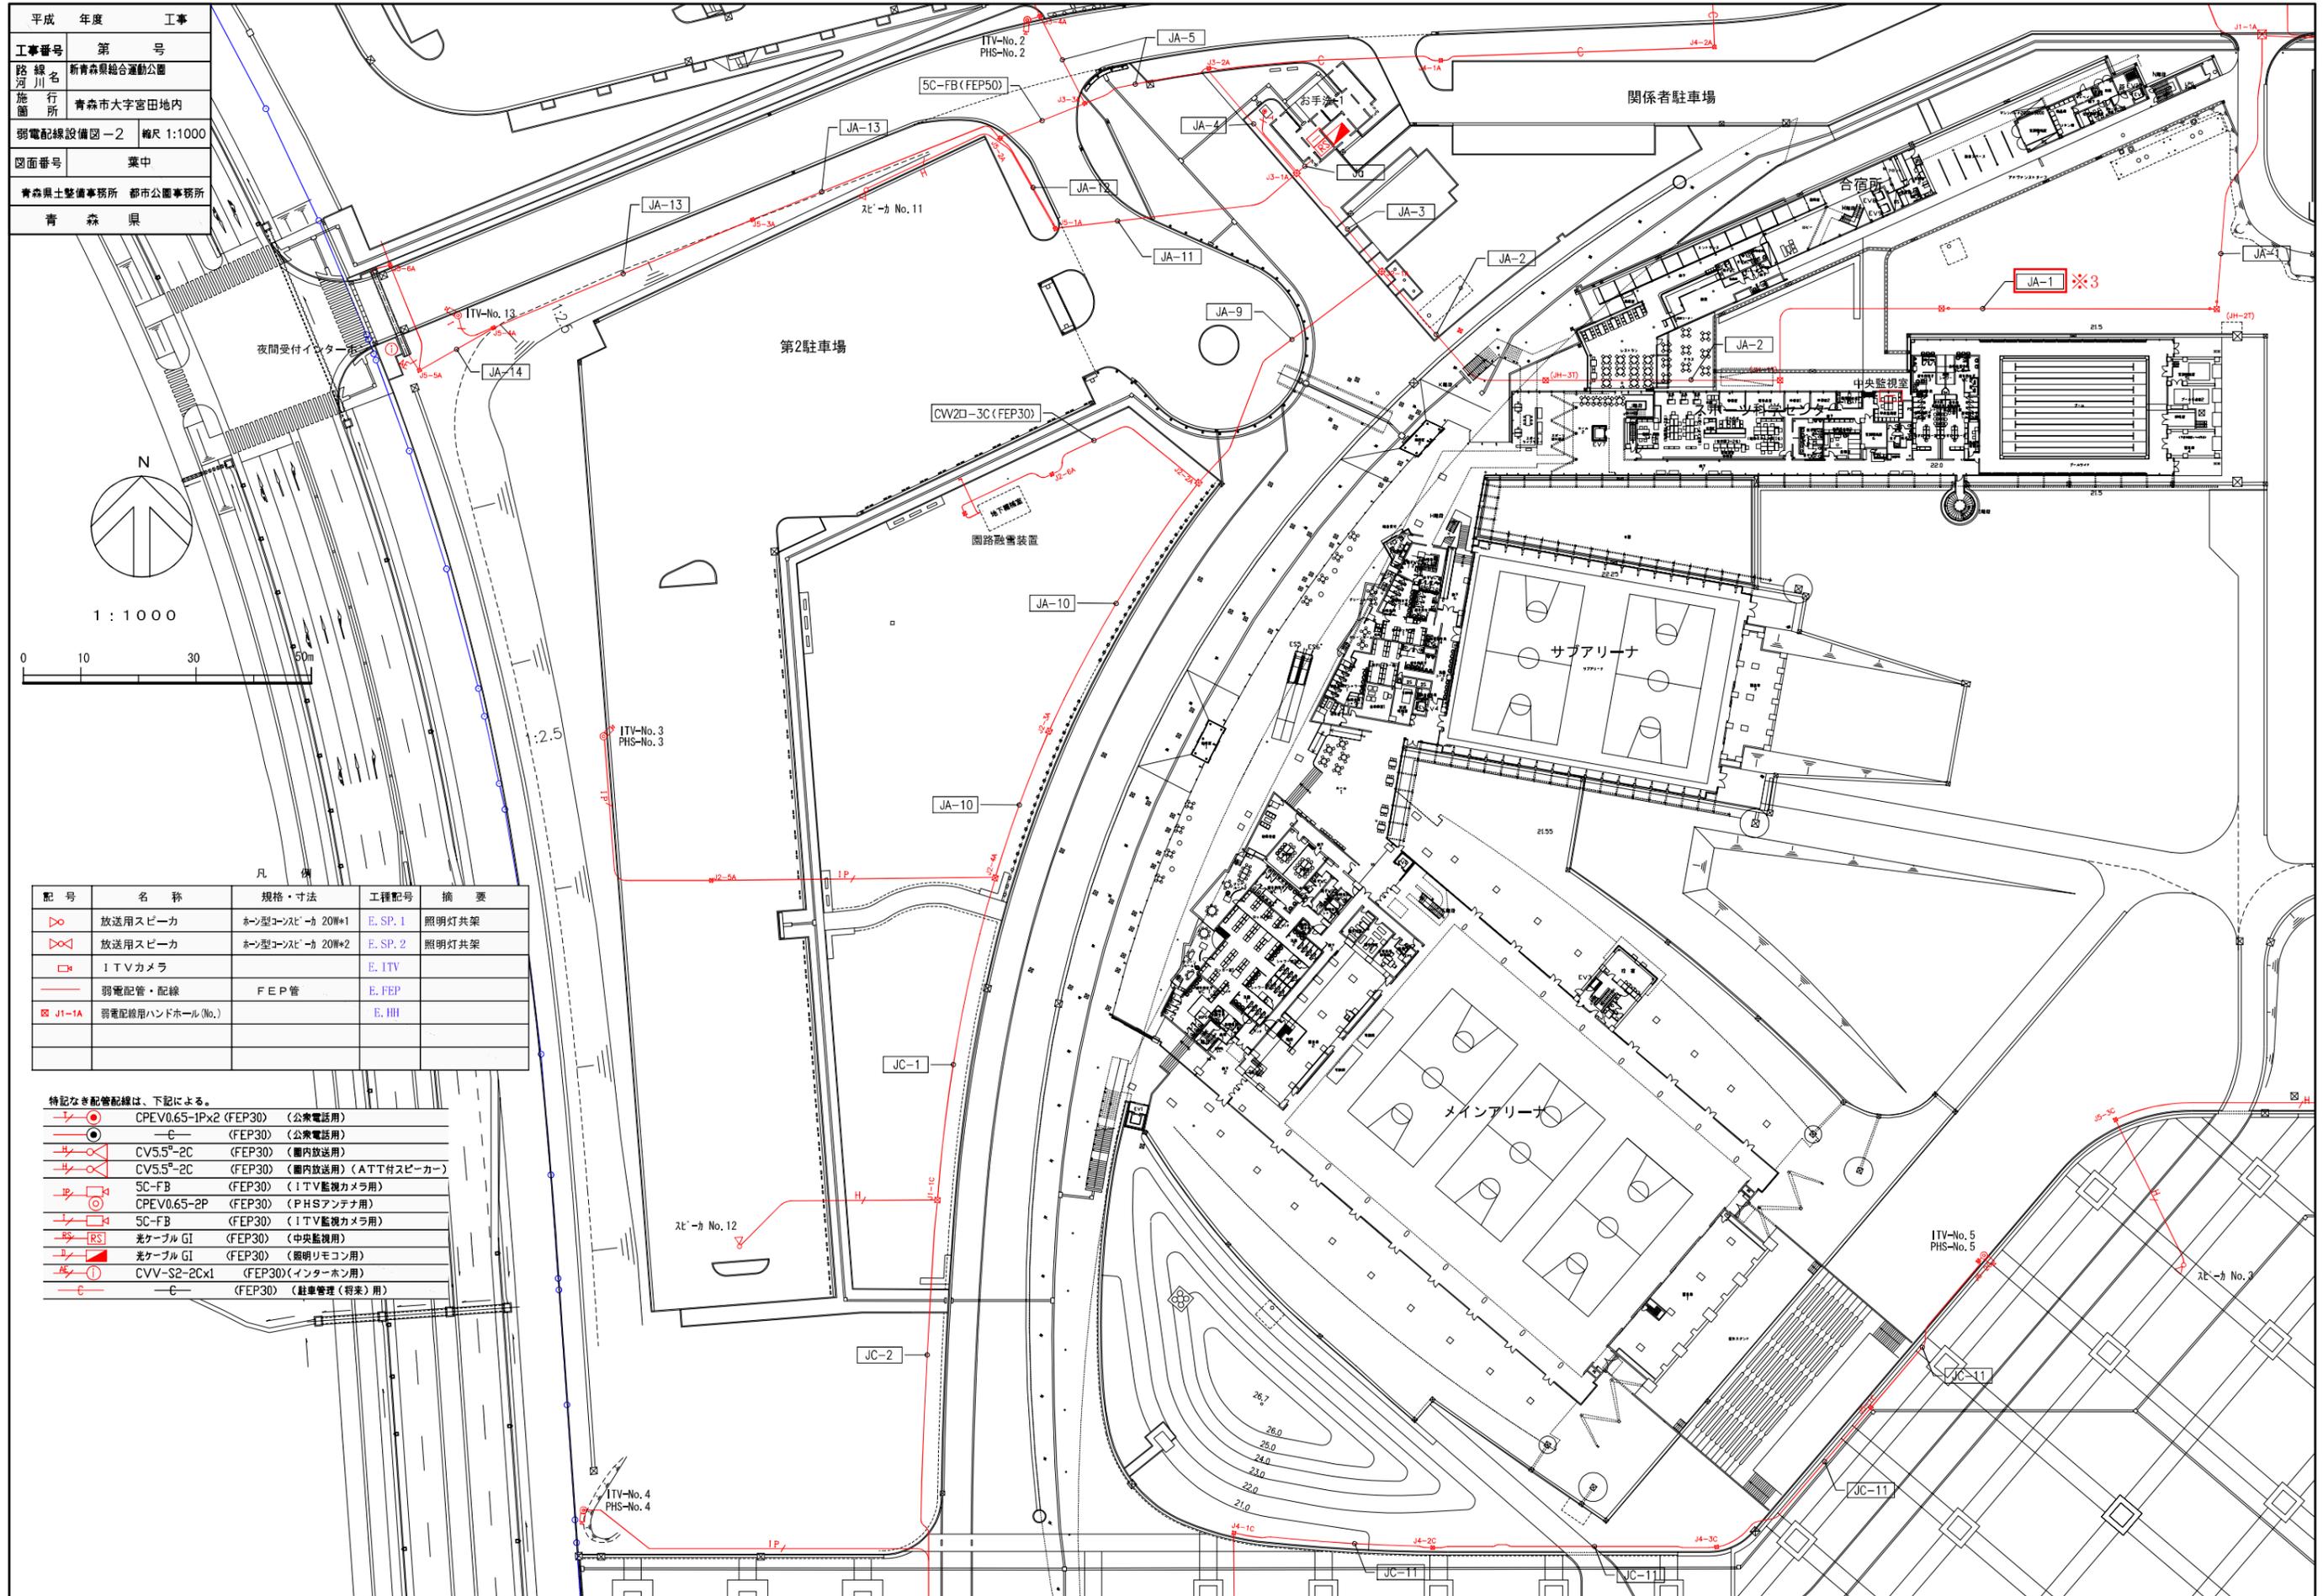


記号	名称	規格・寸法	工程記号	摘要
⊗	放送用スピーカ	ホーン型コンスピア 20W*1	E.SP.1	照明灯共架
⊗	放送用スピーカ	ホーン型コンスピア 20W*2	E.SP.2	照明灯共架
□	ITVカメラ		E.ITV	
—	弱電配管・配線	FEP管	E.FEP	
⊠	弱電配線用ハンドホール(No.)		E.HH	

特記なき配管配線は、下記による。

⊗	CPEV0.65-1P×2 (FEP30)	(公共電話用)
—	(FEP30)	(公共電話用)
⊗	CV5.5 ² -2C (FEP30)	(園内放送用)
⊗	CV5.5 ² -2C (FEP30)	(園内放送用)(ATT付スピーカ)
⊗	5C-FB (FEP30)	(ITV監視カメラ用)
⊗	CPEV0.65-2P (FEP30)	(PHSアンテナ用)
⊗	5C-FB (FEP30)	(ITV監視カメラ用)
⊗	光ケーブル GI (FEP30)	(中央監視用)
⊗	光ケーブル GI (FEP30)	(照明リモコン用)
⊗	CVV-S2-2Cx1 (FEP30)	(インターホン用)
—	(FEP30)	(駐車管理(将来)用)

平成	年度	工事
工事番号	第	号
路線名	新青森県総合運動公園	
施行所	青森市大字宮田地区	
弱電配線設備図-4	縮尺 1:1000	
図面番号	葉中	
青森県土整備事務所	都市公園事務所	
青森県		

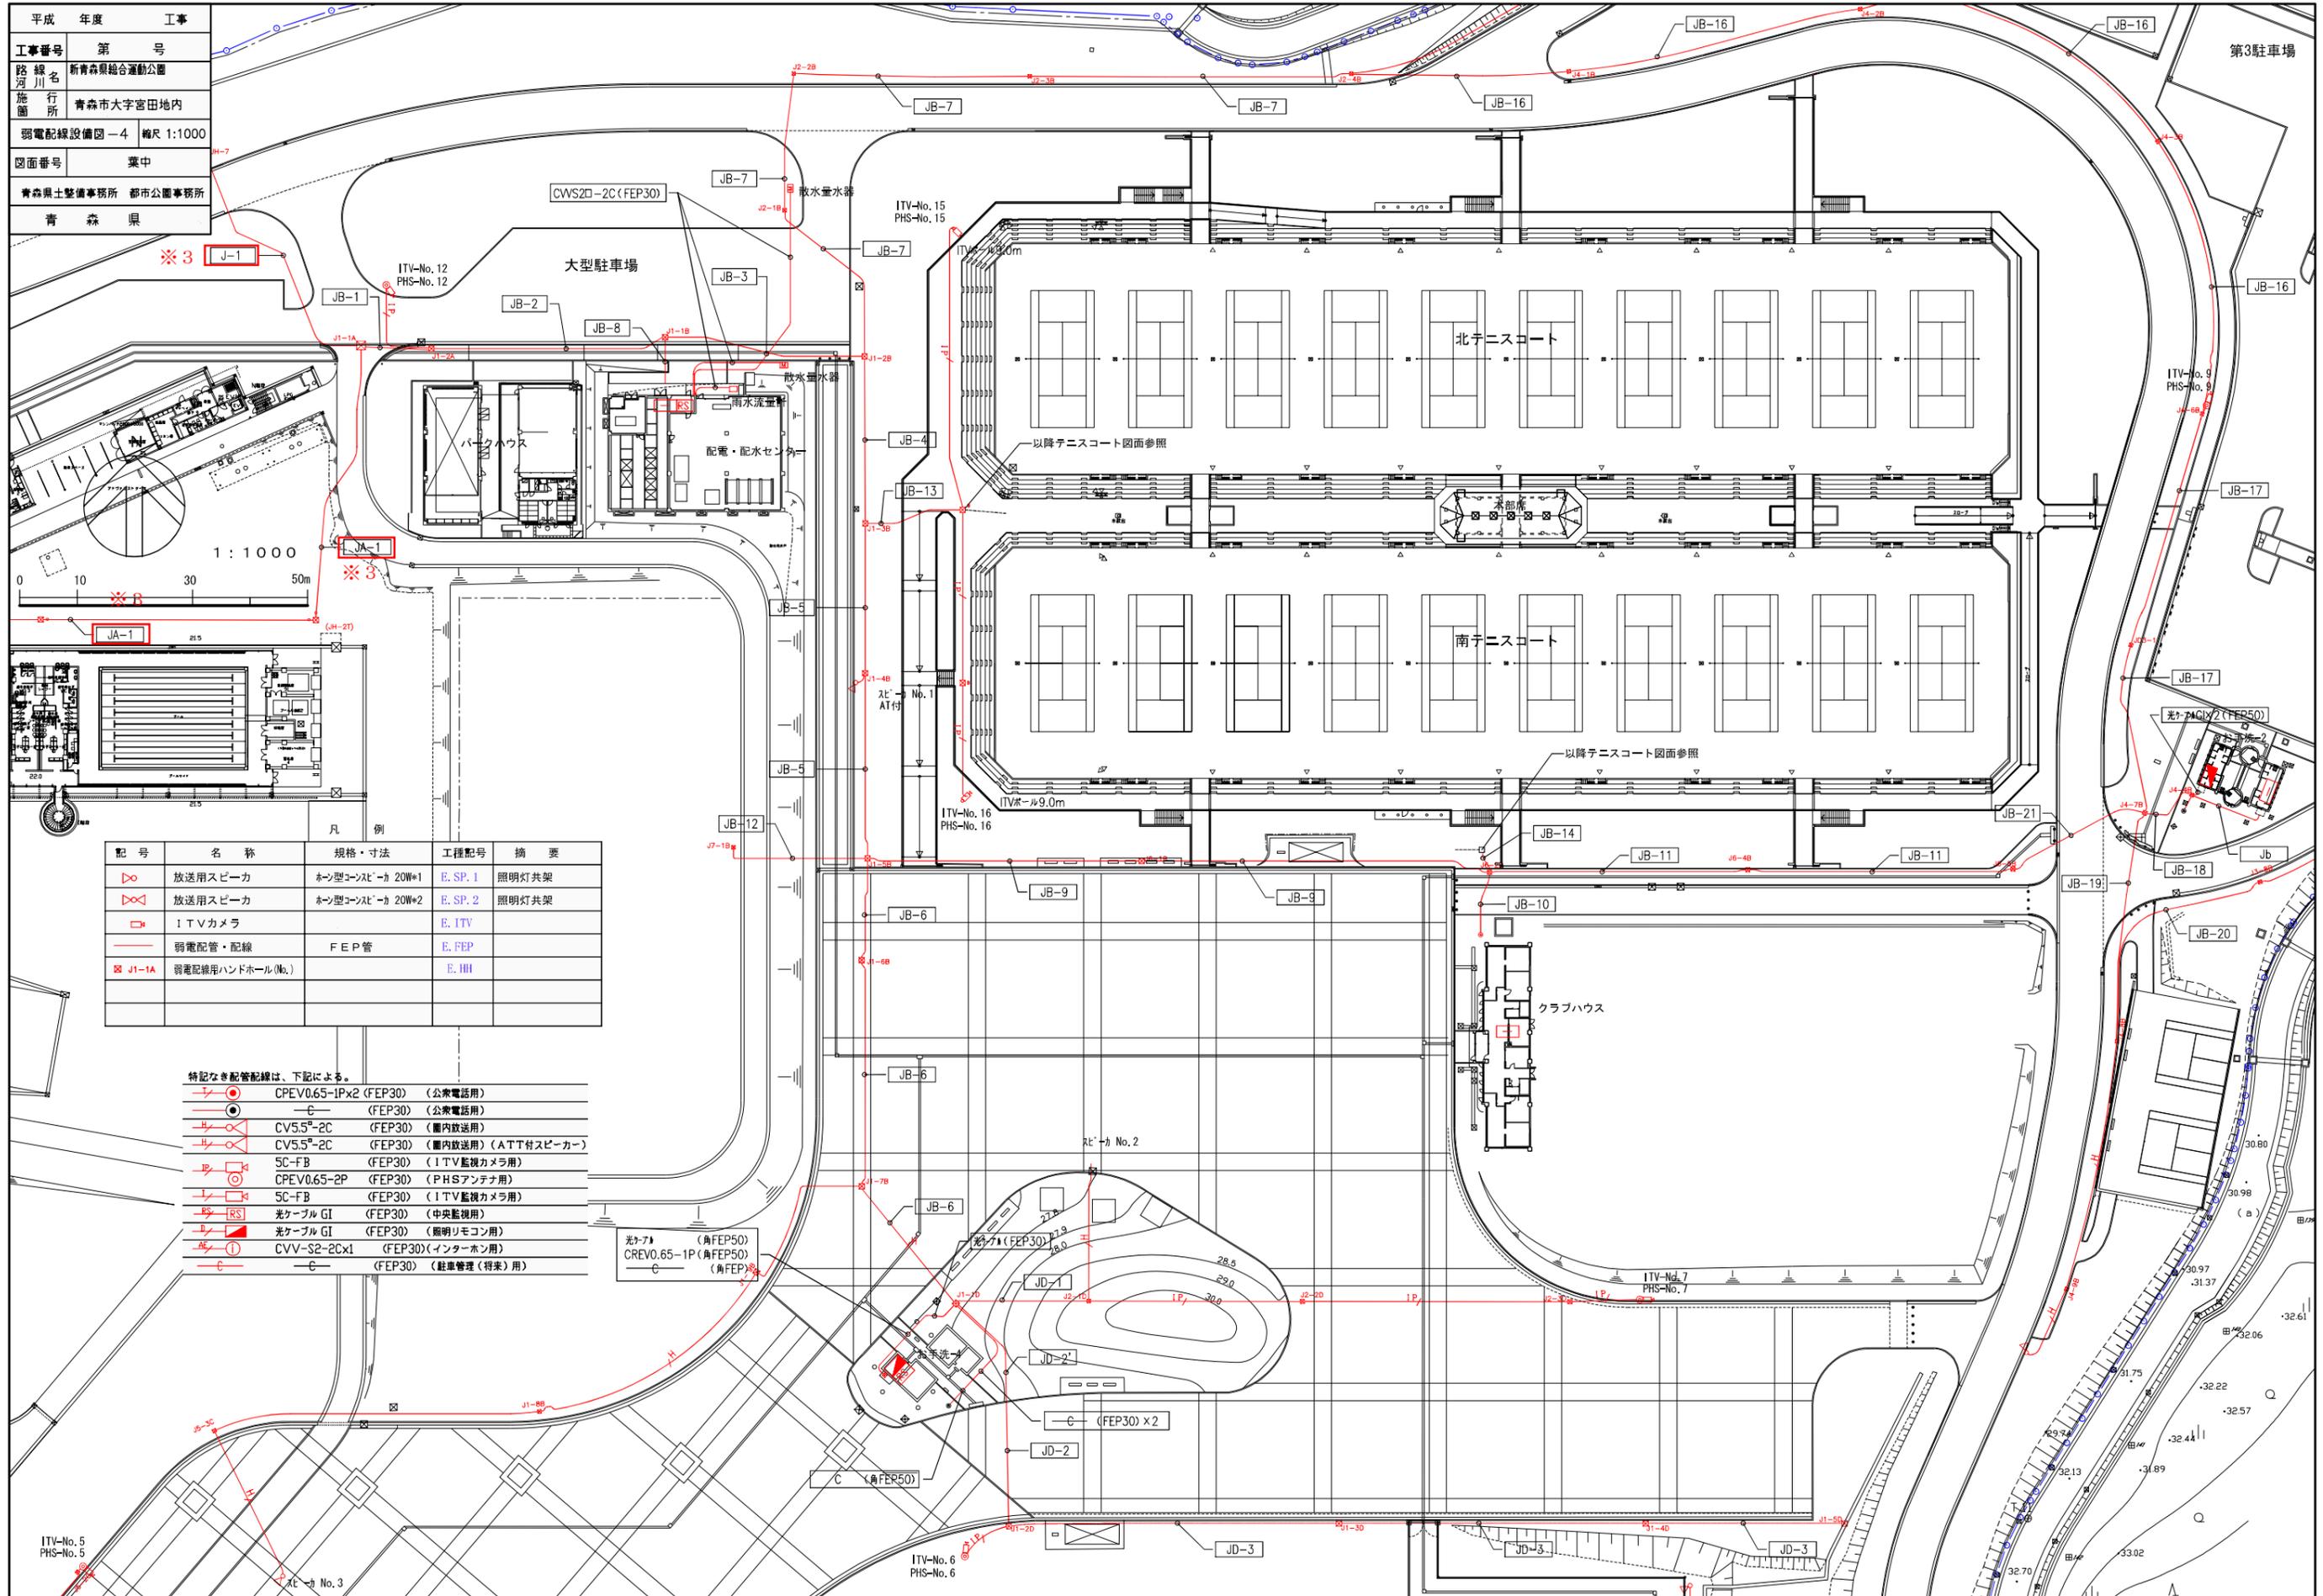

記号	名称	規格・寸法	工種記号	摘要
∞	放送用スピーカー	ホーン型コンタクト 20W*1	E.SP.1	照明灯共架
∞	放送用スピーカー	ホーン型コンタクト 20W*2	E.SP.2	照明灯共架
□	1TVカメラ		E.ITV	
—	弱電配管・配線	FEP管	E.FEP	
※ J1-1A	弱電配線用ハンドホール(No.)		E.HH	

特記なき配管配線は、下記による。

- CPEV0.65-1P×2 (FEP30) (公共電話用)
- (FEP30) (公共電話用)
- CV5.5²-2C (FEP30) (屋内放送用)
- CV5.5²-2C (FEP30) (屋内放送用) (ATT付スピーカー)
- SC-FB (FEP30) (1TV監視カメラ用)
- CPEV0.65-2P (FEP30) (PHSアンテナ用)
- SC-FB (FEP30) (1TV監視カメラ用)
- 光ケーブル GI (FEP30) (中央監視用)
- 光ケーブル GI (FEP30) (照明リモコン用)
- CVV-S2-2Cx1 (FEP30) (インターホン用)
- (FEP30) (駐車管理(将来)用)

光ケーブル CREVO.65-1P (角FEP50)
(角FEP)

ITV-No.5
PHS-No.5

ITV-No.6
PHS-No.6



平成	年度	工事
工	番	号
路	名	新青森県総合運動公園
施	行	所 青森市大字宮田内
体	育	館、管理運営室
電	気	設
備	詳	細
図	面	番
号		業
東	青	森
地	域	民
局		地
域		域
整		備
部		
青		
森		
県		

行先	配線番号	配線種別	備 考
ト	B-J1-002	光ケーブルG1x1	事務所(L-1)→管理運営室公設電話交換機
	B-J2-001	光ケーブルG1x1	事務所(L-2)→管理運営室公設電話交換機
	TA-006	CPEVS1.2-3P	中央監視室照明制御装置→管理運営室公設電話交換機
ハ	TA-001	MVV50.75-2C	中央監視室中央監視装置→管理運営室公設電話交換機
	TA-002	CPEVS0.9-5P	中央監視室中央監視装置→管理運営室公設電話交換機
ハ	TA-007	MVV50.75-2C	管理運営室公設電話交換機→事務室内監視モニター
	TA-008	CPEVS0.9-5P	管理運営室公設電話交換機→事務室内監視モニター
高	TA-009	SC-FB	管理運営室公設電話交換機→事務室内監視モニター
	TA-010	CPEVS0.9-5P	管理運営室公設電話交換機→事務室内監視モニター
※3		電話引込ケーブル	NTT引込ケーブル (別途工事)
		電話引込ケーブル	電話引込ケーブル
		電話引込ケーブル	電話引込ケーブル

行先	配線番号	配線種別	備 考
チ	KD-001,002	CPEV0.65-1P×2	公共電話1→管理運営室公設電話交換機
	KD-003,004	CPEV0.65-1P×2	公共電話(事務所3・事務所1/椅子席)→管理運営室公設電話交換機
	KD-005,006	CPEV0.65-1P×2	公共電話(事務所3・事務所1/椅子席)→管理運営室公設電話交換機
	KD-007,008	CPEV0.65-1P×2	公共電話2(手帳・事務所2/椅子席)→管理運営室公設電話交換機
	KD-009,010	CPEV0.65-1P×2	公共電話4(手帳・事務所4/R/S-B席)→管理運営室公設電話交換機
	P-001,002	CPEV0.65-2P×2	PHS777No.1.2→管理運営室公設電話交換機
	P-003,004	CPEV0.65-2P×2	PHS777No.3,4→管理運営室公設電話交換機
	P-005,006	CPEV0.65-2P×2	PHS777No.5,6→管理運営室公設電話交換機
	B-J1-005,006	CPEV0.65-2P×2	PHS777(せくら広場No.2)→管理運営室公設電話交換機
	P-007,008	CPEV0.65-2P×2	PHS777No.7,8→管理運営室公設電話交換機
ニ	P-009,012	CPEV0.65-2P×2	PHS777No.9,12→管理運営室公設電話交換機
	P-015,016	CPEV0.65-2P×2	PHS777No.15,16→管理運営室公設電話交換機
		CPEES0.65-20P	PHS777No.19,20→管理運営室公設電話交換機(せくら広場No.2)
		CPEES0.65-20P	PHS777No.26,27,28→管理運営室公設電話交換機(野球場エリア、特来)
		CPEES0.65-20P	PHS777No.21,22,23,24→管理運営室公設電話交換機(多目的広場周辺)
		CPEES0.65-20P	PHS777No.25→管理運営室公設電話交換機(野球場周辺エリア、特来)
	EC-002	CPEV0.65-10P	配電→配電センター(電話・無線設備)→管理運営室公設電話交換機
	TH-002	CPEV0.65-5P	テニスコート本部(電話・無線・動機設備)→
	TH-003	CCP-P0.65-30P	→管理運営室公設電話交換機
	TC-001	CPEV0.65-10P	テニスコート管理棟(電話・無線設備)→管理運営室公設電話交換機

行先	配線番号	配線種別	備 考
ク	S-001A	CV5.5sq-2C	案内放送No.(1,2,3)→管理運営室公設電話交換機
	S-009A	CV5.5sq-2C	案内放送No.(9,10)→管理運営室公設電話交換機
	S-011A	CV5.5sq-2C	案内放送No.(11,12)→管理運営室公設電話交換機
	S-013A	CV5.5sq-2C	案内放送No.(13,14)→管理運営室公設電話交換機
ホ	S-004	CV5.5sq-2C	案内放送No.(4,5,6,8)→管理運営室公設電話交換機(せくら広場1)
		CE 8sq-2C	案内放送No.(7)→管理運営室公設電話交換機(陸上競技場入口、特来)
		CE 8sq-2C	案内放送No.(16,17)→管理運営室公設電話交換機(せくら広場2)
		CE 8sq-2C	案内放送No.(18,19,20)→管理運営室公設電話交換機(野球場エリア、特来)
		CE 8sq-2C	案内放送No.(22,23,24)→管理運営室公設電話交換機(多目的広場)
		CE 8sq-2C	案内放送No.(21)→管理運営室公設電話交換機(野球場エリア、特来)
	I-001,002	5C-FBx2	ITV監視MNo.1.2→管理運営室公設電話交換機
	I-003,004	5C-FBx2	ITV監視MNo.3,4→管理運営室公設電話交換機
	I-005,013	5C-FBx2	ITV監視MNo.5,13→管理運営室公設電話交換機
	I-014	5C-FB	ITV監視MNo.14→管理運営室公設電話交換機
カ	B-J1-003,004	5C-FBx2	ITV監視MNo.17,18→管理運営室公設電話交換機(せくら広場1)
	I-006,007	5C-FBx2	ITV監視MNo.6,7→管理運営室公設電話交換機
	I-008,009	5C-FBx2	ITV監視MNo.8,9→管理運営室公設電話交換機
	I-012,017	5C-FBx2	ITV監視MNo.12,17→管理運営室公設電話交換機
		7C-FBx2	ITV監視MNo.19,20→管理運営室公設電話交換機(せくら広場2)
		7C-FBx2	ITV監視MNo.26,27→管理運営室公設電話交換機(特来)
		7C-FBx2	ITV監視MNo.28,野球場管理棟→管理運営室公設電話交換機(特来)
		7C-FBx2	ITV監視MNo.21,22→管理運営室公設電話交換機(多目的広場)
		7C-FBx2	ITV監視MNo.23,24→管理運営室公設電話交換機(多目的広場)
		7C-FBx2	ITV監視MNo.25,球技場管理棟→管理運営室公設電話交換機(特来)
TA-003	5C-FB	中央監視室E1→管理運営室公設電話交換機	
TA-004	5C-FB	中央監視室E1→管理運営室公設電話交換機	
TA-005	CPEVS1.2-5P	中央監視室E1→管理運営室公設電話交換機	

器名称	幅(W)	高さ(H)	深さ(D)	備 考
自動火災検知受信機	700	2,000	700	MDF2000回路 スペース付
非常放送リモコン・ITV架	600	2,000	550	
照明操作盤(体育館)	600	2,000	450	別途工事(強電)
照明操作盤(公園)	1,400	2,000	700	
ITV架(公園)	700	2,000	700	
ITV架(公園)	700	2,000	700	
ITV架(公園)	700	2,000	700	
拡声架(公園)	700	2,000	700	
拡声架(公園)	700	2,000	700	

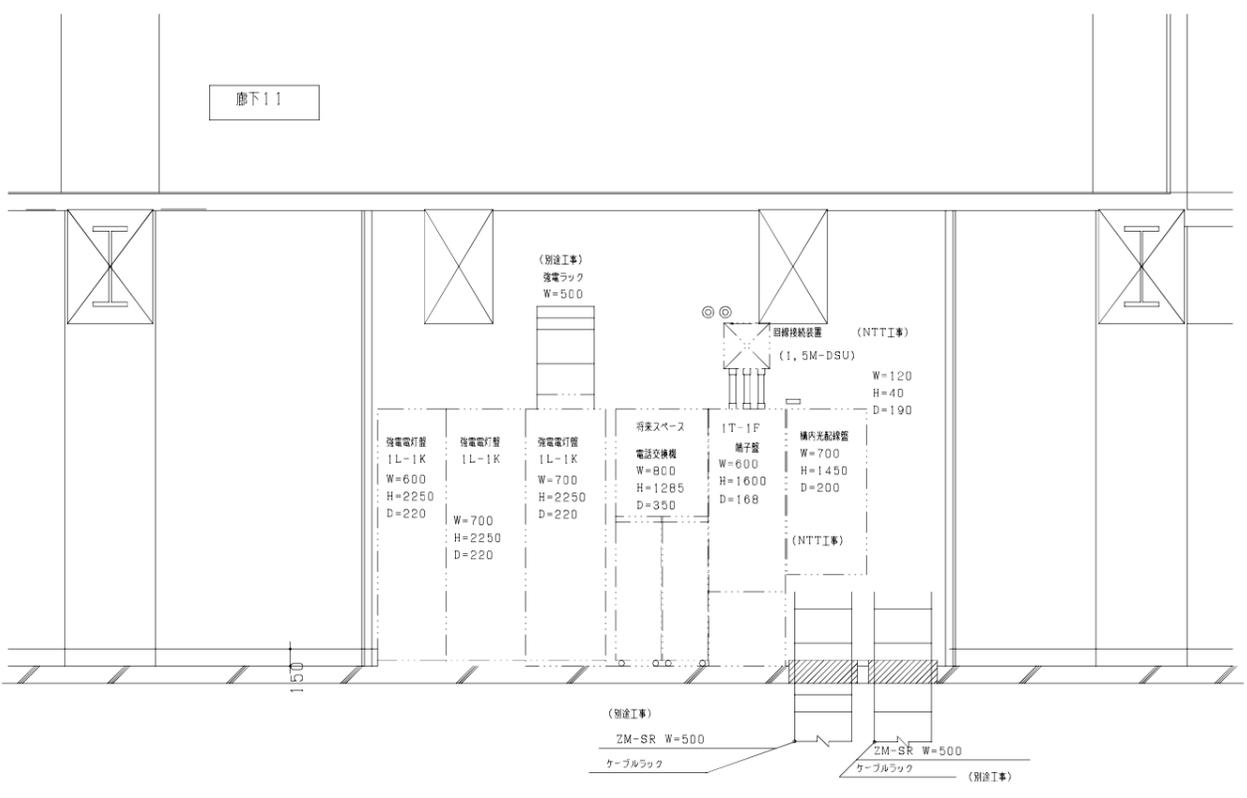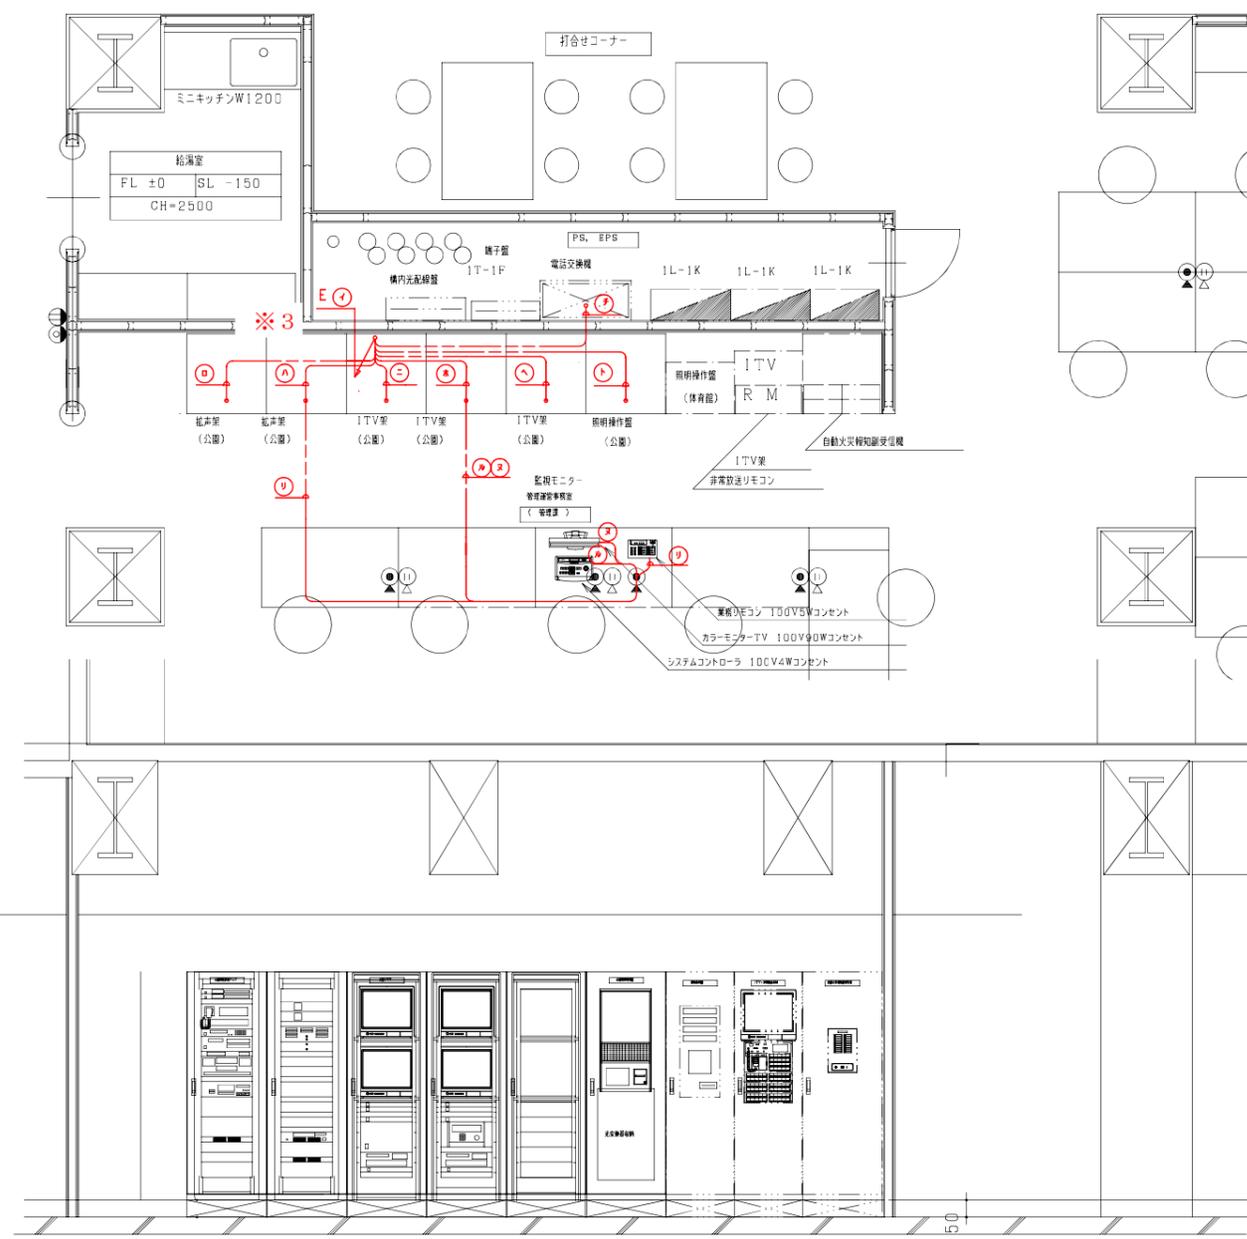

※ 施設内機器、盤類、配線の内太線図のみ本工事を示す。
配線に伴う防火区画貫通、躯体貫通防水処理は本工事。


平成	年度	工事
工事番号	第	号
路線名	新青森県総合運動公園	
施行所	青森市大字宮田内	
体育館1階機器配置図	縮尺 1: 200	
図面番号	業中	
東青地域県民局 地域整備部		
青 森 県		

E

設備種別	備 考
CPEVO, 65-1P x10	公署内公署電話機へ
CPEVO, 65-2P x14	公署内FHSシステムへ
CPEVO, 65-10P	エレベーター電話、内線用
CPEVO, 65-5P	デココート本部用 電話、内線用
CDP-FH, 65-30P	電話交換機
CPEVO, 65-10P	デココート管理棟 電話、内線用
ｽﾀｰﾌﾟﾗｸﾞ1 x2	公署内電灯用へ
CPEVS1, 2-3P	中央監視室 監視用制御盤へ
50-FBK2	中央監視室 モニター
CPEVS1, 2-5P	システムコントローラへ
50-FBK15	公署内TVカメラへ
MVVS0, 75-2C	
CPEVS0, 9-5P	中央監視室リモートマイクへ
CV, 6 th -2C x3	公署内スピーカへ（予備品）
電話回線ケーブル 40E	
電話回線用機器箱20GF	NTT指定品
電話回線用機器箱	（別途工事）
CPEVS0, 9-1P	中央監視室中央監視盤へ（公署用制御盤より）
CPEVS0, 9-5P	中央監視室中央監視盤へ（公署用制御盤より）
CPEVO, 9-5P	（公署用制御盤一括管理より） 中央監視室中央監視盤へ
CPEVO, 65-20P	公署用FHSシステムへ（物理機エリア）
7C-FB x 6	公署用TVカメラへ（物理機エリア）
CV 6 th -2C x 2	公署用スピーカへ（物理機エリア）
CPEVO, 65-20P	公署用FHSシステムへ（物理機エリア）
7C-FB x 6	公署用TVカメラへ（物理機エリア）
CV 6 th -2C x 2	公署用スピーカへ（物理機エリア）

D

設備種別	備 考
ｽﾀｰﾌﾟﾗｸﾞ1 x3	公署内リモートステーションへ
CVVS2-2C th	設備用インターホンシステムへ
50-FBK2	中央監視室モニター、システムコントローラ
CPEVS0, 9-5P	（管理運営室用TVラックより）
MVVS0, 75-2C	中央監視室リモートマイク
CPEVS0, 9-5P	（管理運営室用ラックより）
CPEVS1, 2-3P	監視用制御盤（管理運営室用制御盤より）
CPEVS1, 2-2P	合音機インターホンへ
CPEVS0, 9-1P	（公署用制御盤より） 中央監視室中央監視盤へ
CPEVS0, 9-5P	（公署用制御盤より） 中央監視室中央監視盤へ
CPEVO, 9-5P	（公署用制御盤一括管理より） 中央監視室中央監視盤へ

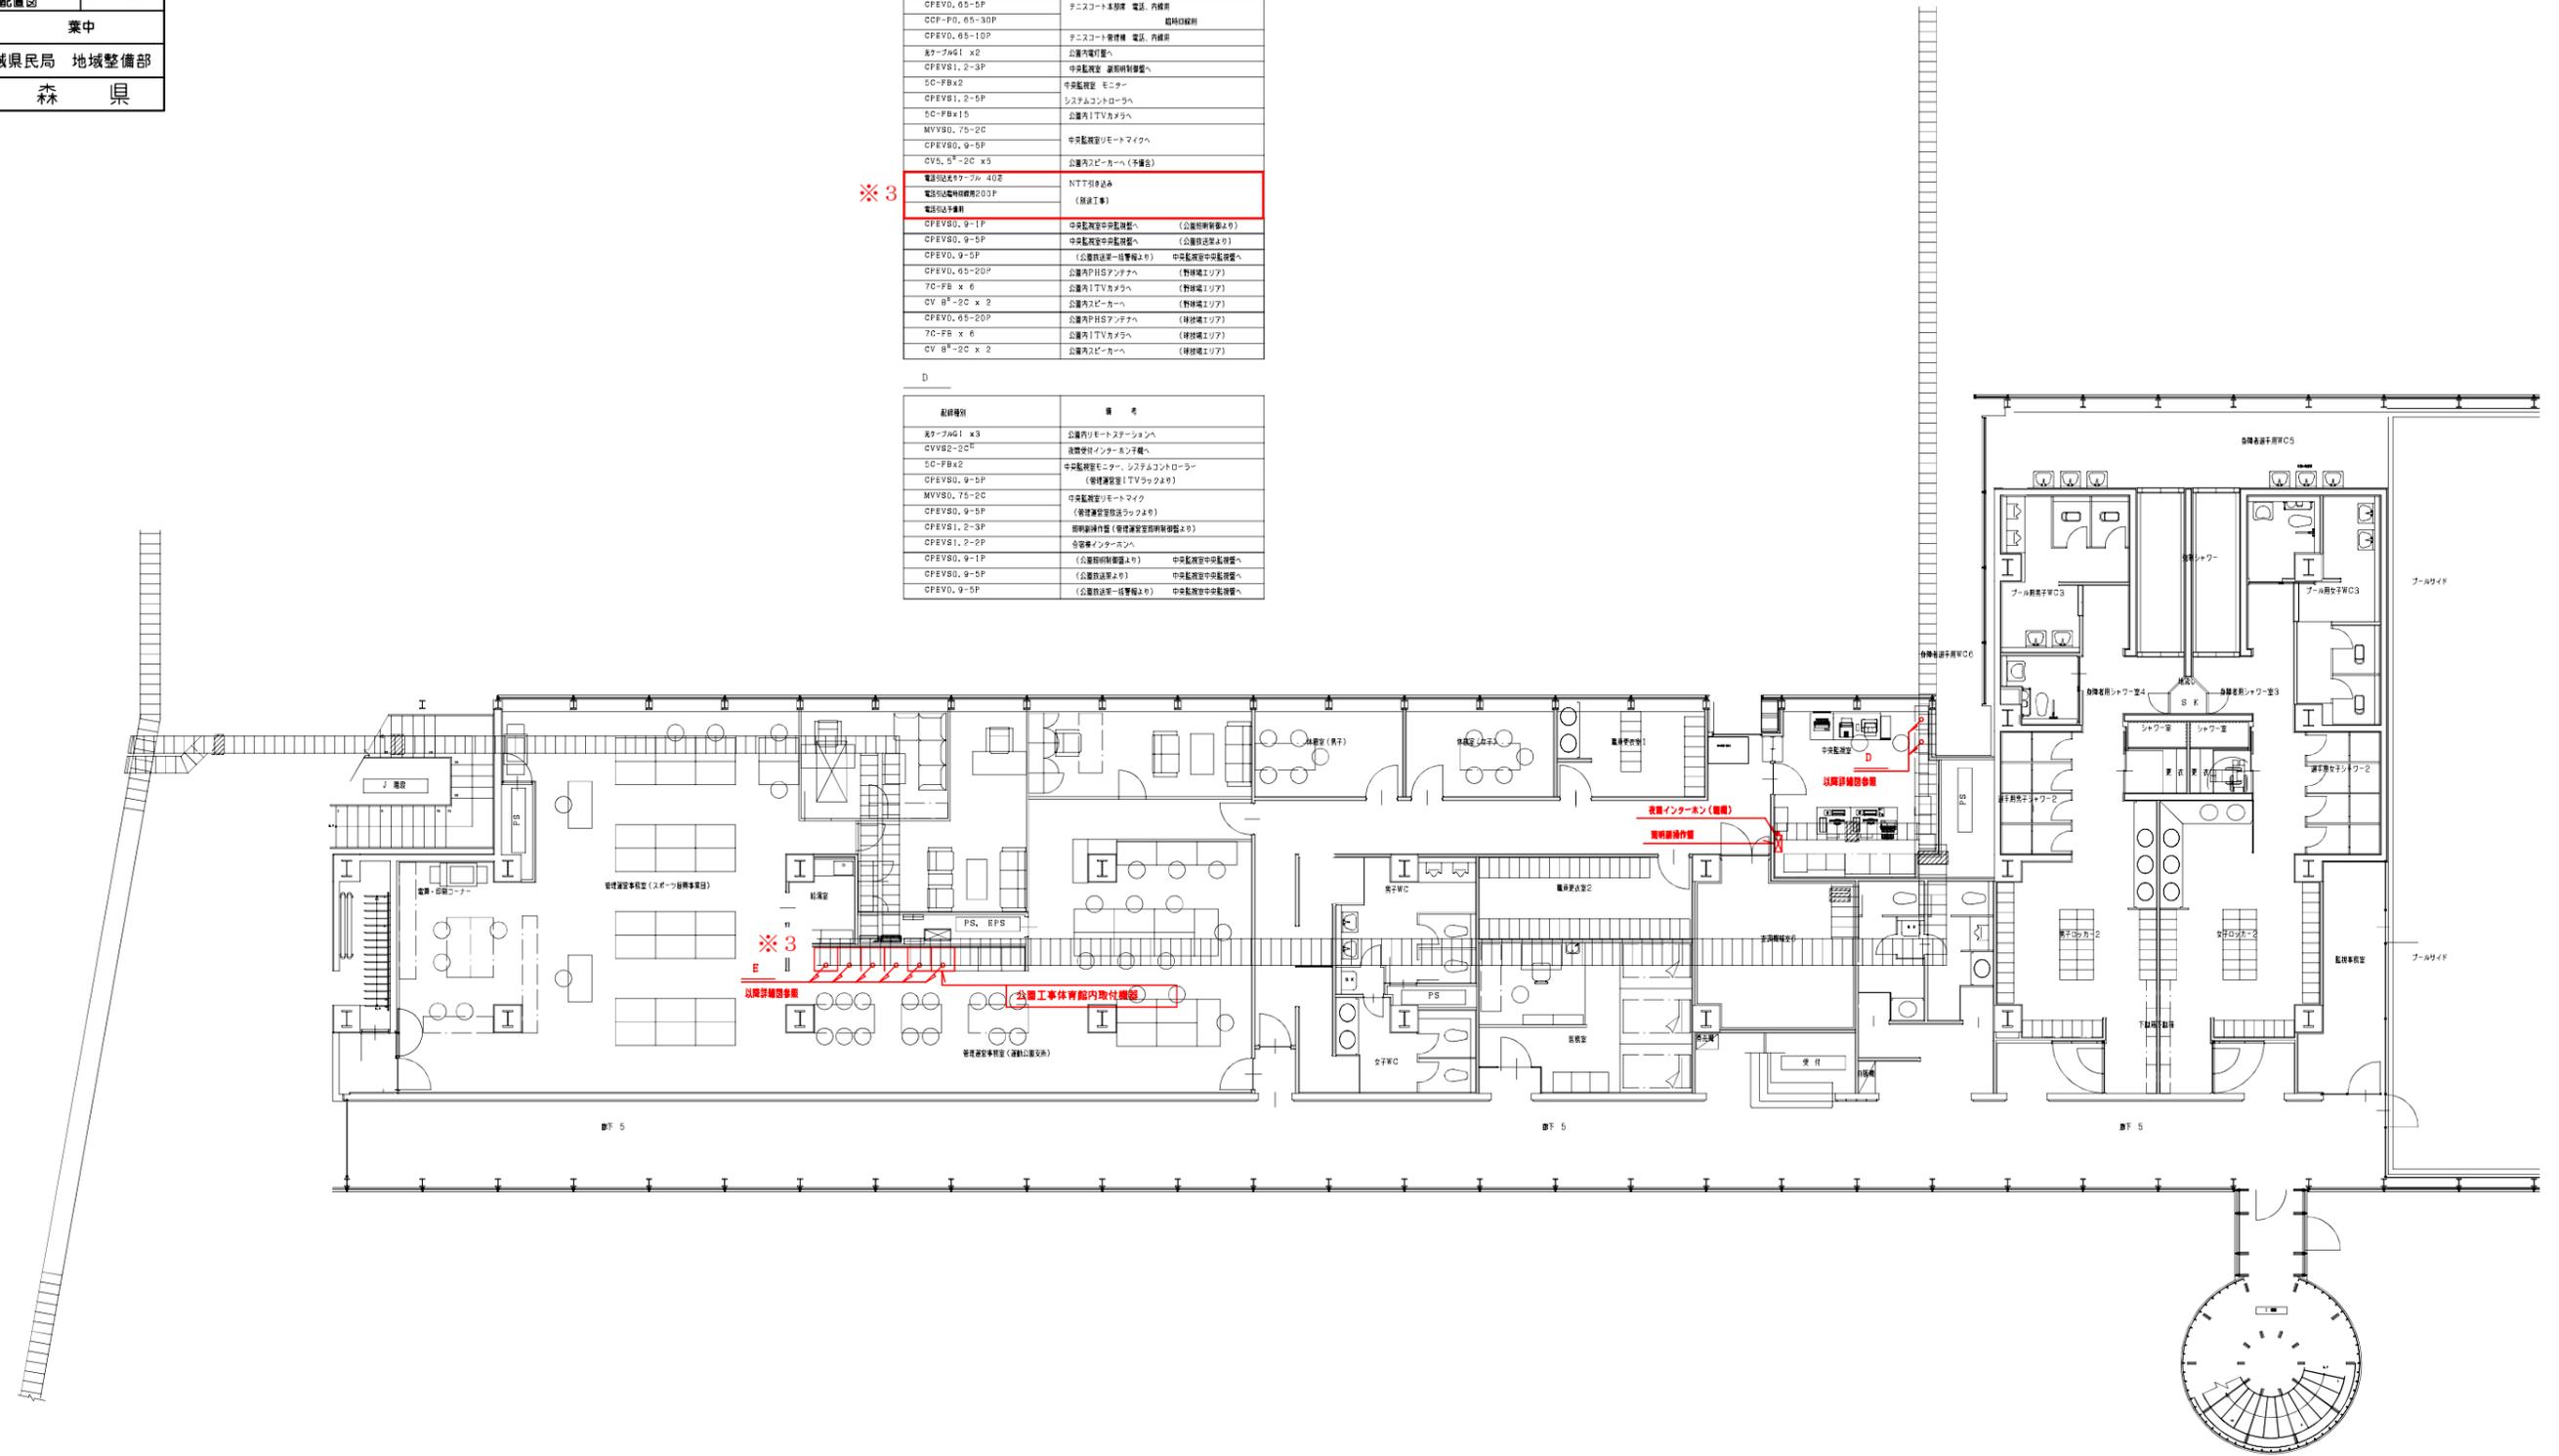

平成	年度	工事
工事番号	第	号
路線名	新青森県総合運動公園	
施行所	青森市大字宮田地内	
体育館、ピット配線図	縮尺 1:200	
図面番号	業中	
東青地域県民局 地域整備部		
青 森 県		

C

配線種別	備 考	
CPEVD, 65-1P x 6	公室内公共電話機へ	(A)
CPEVD, 65-2P x 7	公室内PHSアンテナへ	(B)
CVVS2 ² -2C	装置受信インターホン子機へ	(D)
CVS, 5 ² -2C x 2	公室内スピーカーへ	(C)
5C-FB x 9	公室内1TVカメラへ	(B)
ネターAPCF x 1	公室内電灯管へ	(F)
ネターAPCF x 1	公室内リモーステーション(RS-B)へ	
ネターAGI x 1	公室内リモーステーション(RS-D)へ	

E

配線種別	備 考	
CPEVD, 65-1P x 10	公室内公共電話機へ	
CPEVD, 65-2P x 14	公室内PHSアンテナへ	
CPEVD, 65-10P	エネルキーセンター電話、内線用	
CPEVD, 65-5P	テニスコート本部 電話、内線用	
CCP-PC, 65-30P	臨時用線	
CPEVD, 65-10P	テニスコート管理棟 電話、内線用	
ネターAPCF x 2	公室内電灯管へ	
CPEVS1, 2-3P	中央監視室 照明制御盤へ	
5C-FB x 2	中央監視室 モニター	
CPEVS1, 2-5P	システムコントローラへ	
5C-FB x 15	公室内1TVカメラへ	
MVVS0, 75-2C	中央監視室リモートマイクへ	
CPEVS0, 9-5P	CVS, 5 ² -2C x 5	公室内スピーカーへ(予備)
CVS, 5 ² -2C x 5	公室内スピーカーへ(予備)	
電話引出ケーブル 40芯	NTT引き込み	
電話引出ケーブル 200P	(別途工事)	
電話引出ケーブル		
CPEVS0, 9-1P	中央監視室中央監視器へ (公館照明制御より)	
CPEVS0, 9-5P	中央監視室中央監視器へ (公館送受より)	
CPEVS0, 65-20P	公室内PHSアンテナへ (特殊エリア)	
7C-FB x 6	公室内1TVカメラへ (多目的広場エリア)	
CV 8 ² -2C x 2	公室内スピーカーへ (多目的広場エリア)	
CPEVS0, 65-20P	公室内PHSアンテナへ (多目的広場エリア)	
7C-FB x 6	公室内1TVカメラへ (多目的広場エリア)	
CV 8 ² -2C x 2	公室内スピーカーへ (多目的広場エリア)	

D

配線種別	備 考
ネターAPCF x 3	公室内リモーステーションへ
CVVS2 ² -2C	装置受信インターホン子機へ
5C-FB x 2	中央監視室モニター、システムコントローラへ (管理運営室1TVラックより)
CPEVS0, 9-5P	中央監視室リモートマイク
MVVS0, 75-2C	中央監視室リモートマイク (管理運営室送受ラックより)
CPEVS0, 9-5P	照明制御盤 (管理運営室照明制御盤より)
CPEVS1, 2-2P	合室用インターホンへ
CPEVS0, 9-1P	(公館照明制御盤より) 中央監視室中央監視器へ
CPEVS0, 9-5P	(公館送受より) 中央監視室中央監視器へ
CPEVD, 9-5P	(公館送受一括管理より) 中央監視室中央監視器へ
ネターAGI x 1	公室内リモーステーション(RS-D)へ
ネターAGI x 1	公室内リモーステーション(RS-G)へ
ネターAGI x 1	公室内リモーステーション(RS-A)へ

A

配線種別	備 考	
CPEVD, 65-1P x 4	公室内公共電話機へ	(A)
CPEVD, 65-2P x 7	公室内PHSアンテナへ	(B)
CPEVD, 65-2P x 7	公室内PHSアンテナへ	(B)
CVS, 5 ² -2C x 3	公室内スピーカーへ(予備)	(D)
5C-FB x 6	公室内1TVカメラへ	(B)
ネターAPCF x 1	公室内電灯管へ	(F)
ネターAPCF x 2	公室内リモーステーションへ	(C)
CPEVD, 65-10P	エネルキーセンター電話、内線用	(H)
CPEVD, 65-5P	テニスコート本部 電話、内線用	(I)
CCP-PC, 65-30P	臨時用線	(J)
CPEVD, 65-10P	テニスコート管理棟 電話、内線用	(K)
電話引出ケーブル 40芯	NTT引き込み	(D)
電話引出ケーブル 200P	(別途工事)	(D)
電話引出ケーブル		(D)
CPEVS1, 2-2P	合室用インターホン	(L)
CPEVS0, 65-20P	公室内PHSアンテナへ	(M)
7C-FB x 6	公室内1TVカメラへ	(N)
CV 8 ² -2C x 2	公室内スピーカーへ	(O)
ネターAGI x 1	公室内リモーステーション(RS-G)へ	(P)
ネターAGI x 1	公室内リモーステーション(RS-A)へ	(Q)
CPEVS0, 65-20P	公室内PHSアンテナへ	(R)
7C-FB x 6	公室内1TVカメラへ	(S)
CV 8 ² -2C x 2	公室内スピーカーへ	(T)

B

配線種別	FROM	TO	備 考
CPEVD, 65-1P x 4	①	④	公室内公共電話機へ
CPEVD, 65-2P x 7	①	④	公室内PHSアンテナへ
CVVS2 ² -2C	⑤	②	装置受信インターホン子機へ
CVS, 5 ² -2C x 3	①	④	公室内スピーカーへ(予備)
5C-FB x 6	①	④	公室内1TVカメラへ
ネターAPCF x 1	①	④	公室内電灯管へ
ネターAPCF x 1	②	⑤	公室内リモーステーションへ
CPEVD, 65-10P	①	④	エネルキーセンター電話、内線用
CPEVD, 65-5P	①	④	テニスコート本部 電話、内線用
CCP-PC, 65-30P	①	④	臨時用線
CPEVD, 65-10P	①	④	テニスコート管理棟 電話、内線用
5C-FB x 2	①	④	中央監視室モニター、システムコントローラへ (管理運営室1TVラックより)
CPEVS0, 9-5P	②	⑤	中央監視室リモートマイク
MVVS0, 75-2C	②	⑤	中央監視室リモートマイク (管理運営室送受ラックより)
CPEVS0, 9-5P	②	⑤	照明制御盤 (管理運営室照明制御盤より)
CPEVS1, 2-2P	②	⑤	合室用インターホンへ
電話引出ケーブル 40芯	①	④	NTT引き込み
電話引出ケーブル 200P	①	④	(別途工事)
電話引出ケーブル	①	④	
CPEVS0, 9-1P	②	⑤	中央監視室中央監視器より公館照明制御盤へ
CPEVS0, 9-5P	②	⑤	中央監視室中央監視器より公館送受へ
CPEVS0, 65-20P	①	④	公室内PHSアンテナへ
7C-FB x 6	①	④	公室内1TVカメラへ (特殊エリア)
CV 8 ² -2C x 2	①	④	公室内スピーカーへ
CPEVS0, 65-20P	①	④	公室内PHSアンテナへ
7C-FB x 6	①	④	公室内1TVカメラへ (多目的広場エリア)
CV 8 ² -2C x 2	①	④	公室内スピーカーへ
ネターAGI x 1	②	⑤	公室内リモーステーション(RS-D)へ

